




Schnitt A - A

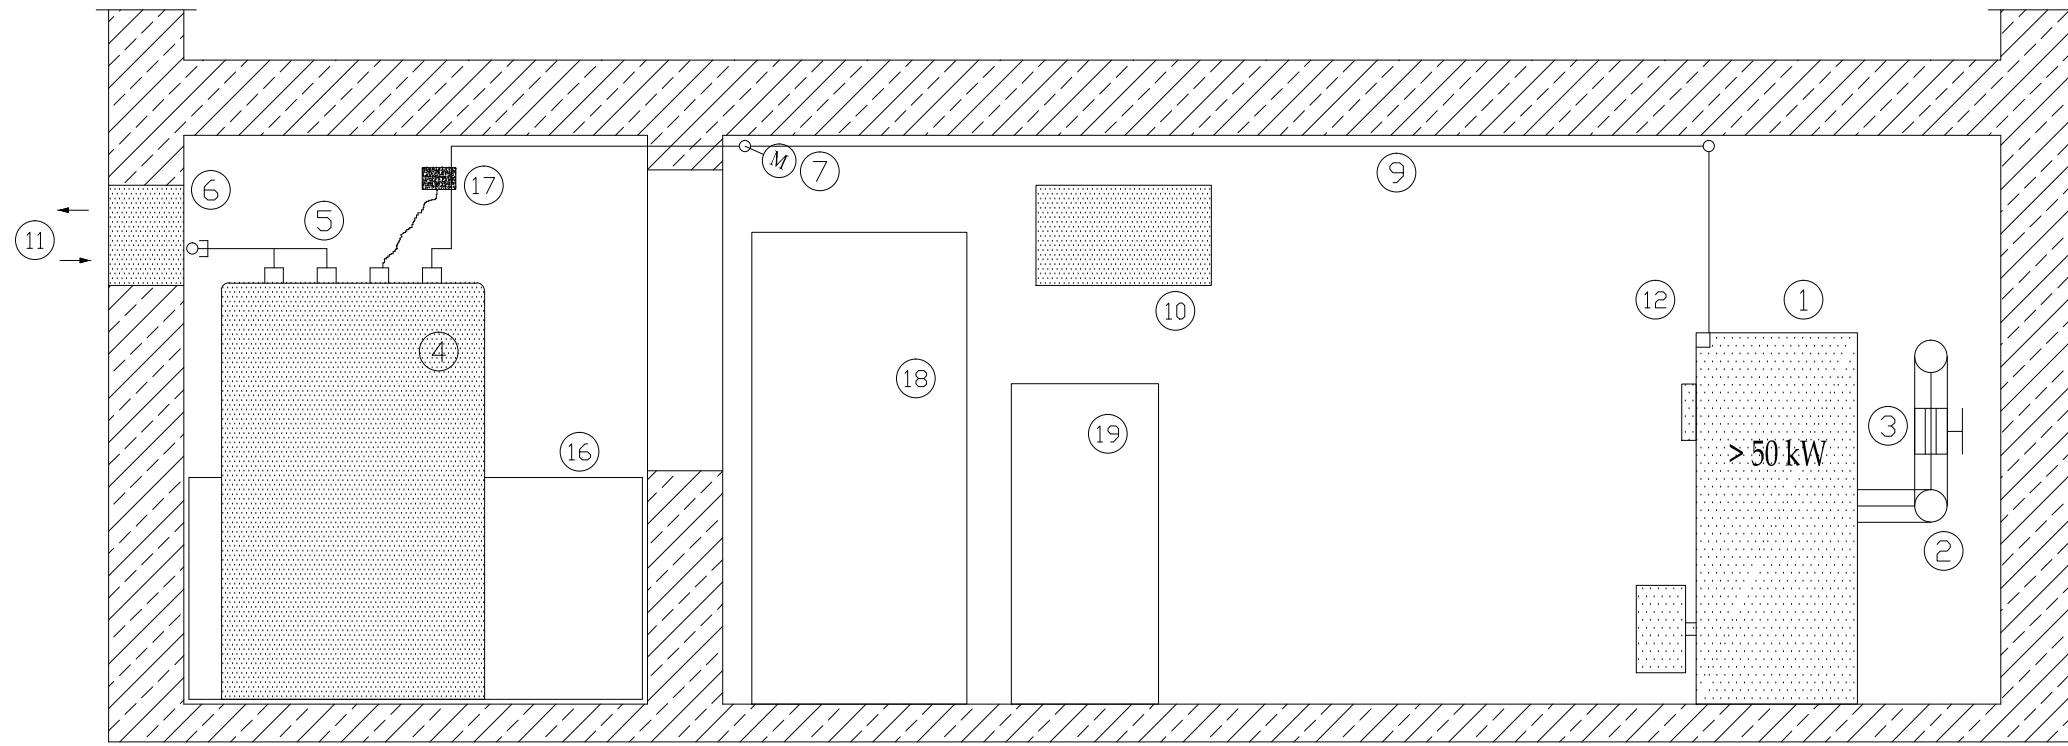

- LEGENDE:**
- ① Ölkessel, Fabrikat, Type, NWL
 - ② Rauchrohr Ø130mm
 - ③ Explosionsklappe/Zugregler im Rauchrohr
 - ④ Batterietanks, Volumen, Fabrikat, Type
 - ⑤ Tankfülleitung 2"
 - ⑥ Entlüftungsleitung, 2,5m über dem Niveau
 - ⑦ Magnetventil
 - ⑧ Ölfilter mit Absperrung und Rückschlagventil
 - ⑨ Ölleitung CU 8 mm
 - ⑩ Heizraum- und entlüftung 400 cm²
 - ⑪ Tankraum- und entlüftung 400 cm²
 - ⑫ Brandschutzschalter
 - ⑬ Fluchtwegschalter
 - ⑭ Fluchtweg
 - ⑮ Feuerlöscher
 - ⑯ Zementschliff, öldichte Wanne - Höhe gemäß Tankvolumen
 - ⑰ Grenzwertgeber
 - ⑱ Pufferspeicher
 - ⑲ Boiler

Grundriss

 MUSTERPLAN

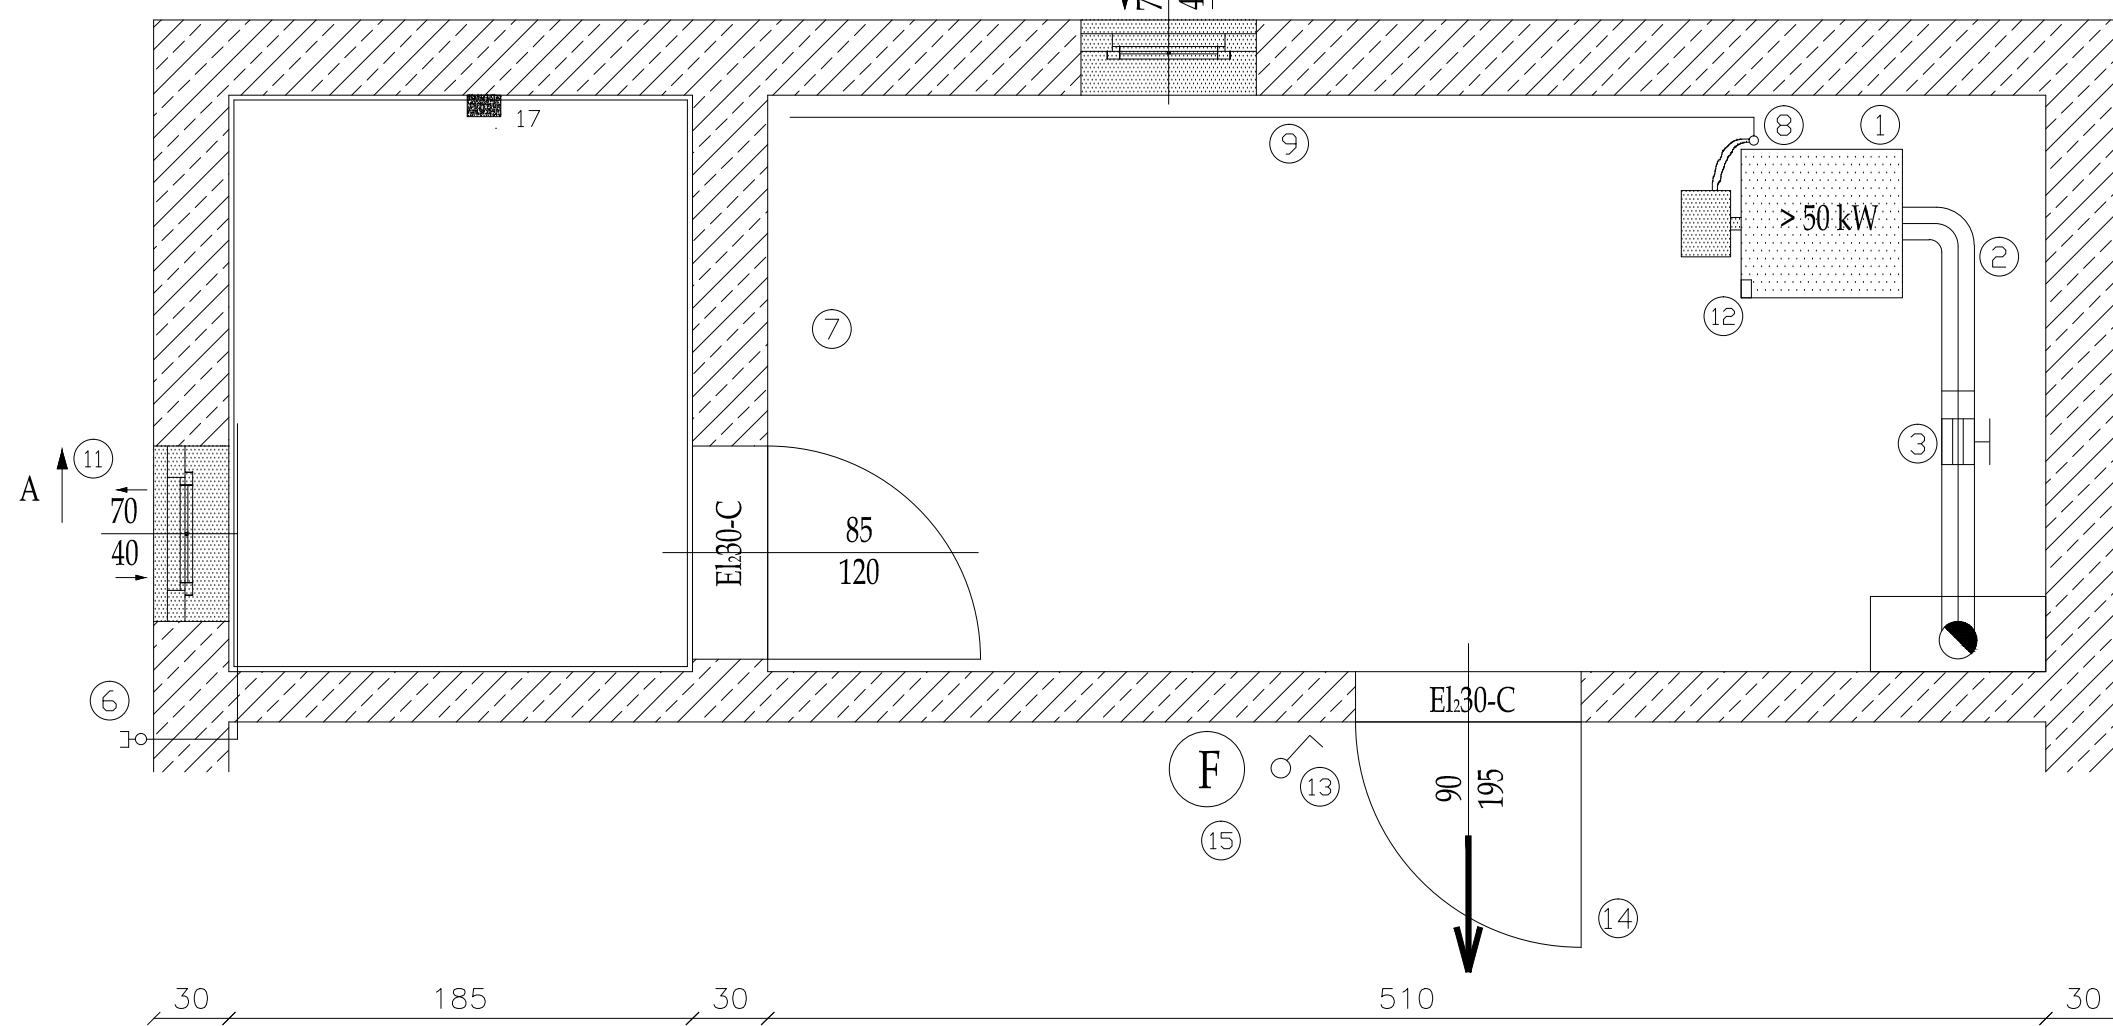

HINWEIS
Dieser Plan bildet mit der dazugehörigen technischen Beschreibung eine Einheit!

Für die Funktionalität und Vollständigkeit der ausgeführten Anlage haftet der konzessionierte Installateur. Entsprechende Normen und Vorschriften sind einzuhalten.

Musterplan		ölkessel > 50 kW	
Bearbeiter	Name	Datum	Maßstab 1:30
Geprüft			Version